




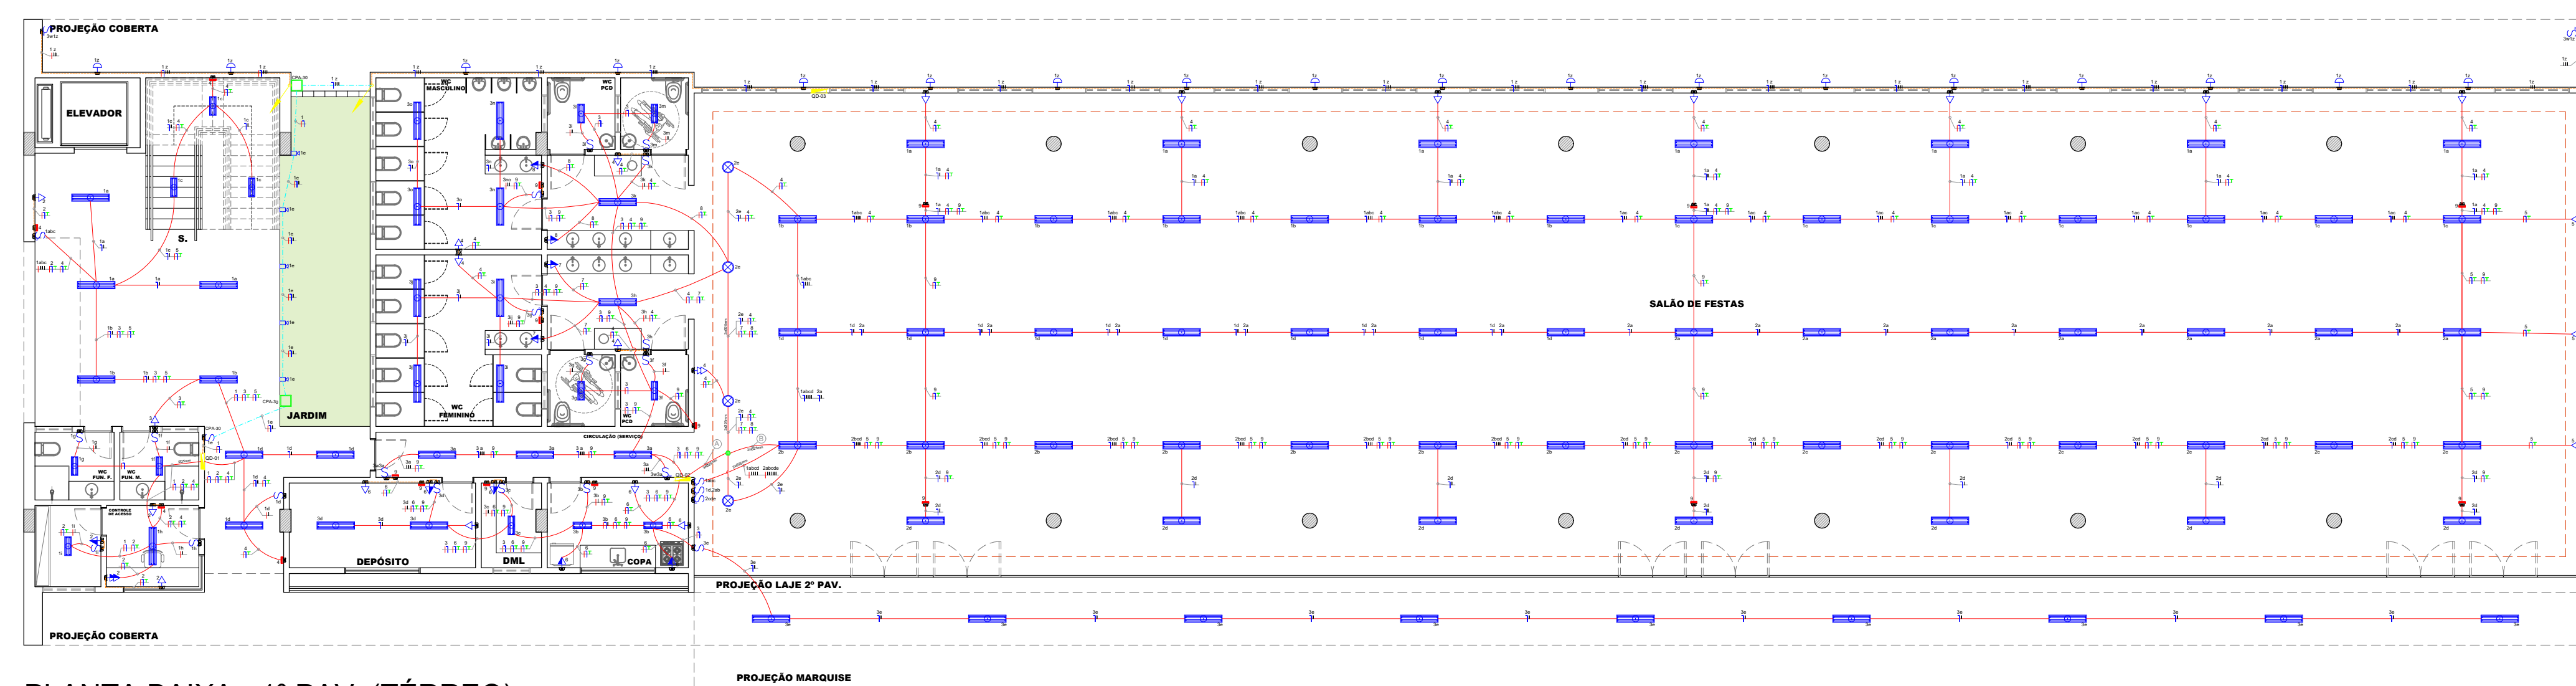


PLANTA BAIXA - 1º PAV. (TÉRREO)
ESCALA 1/125

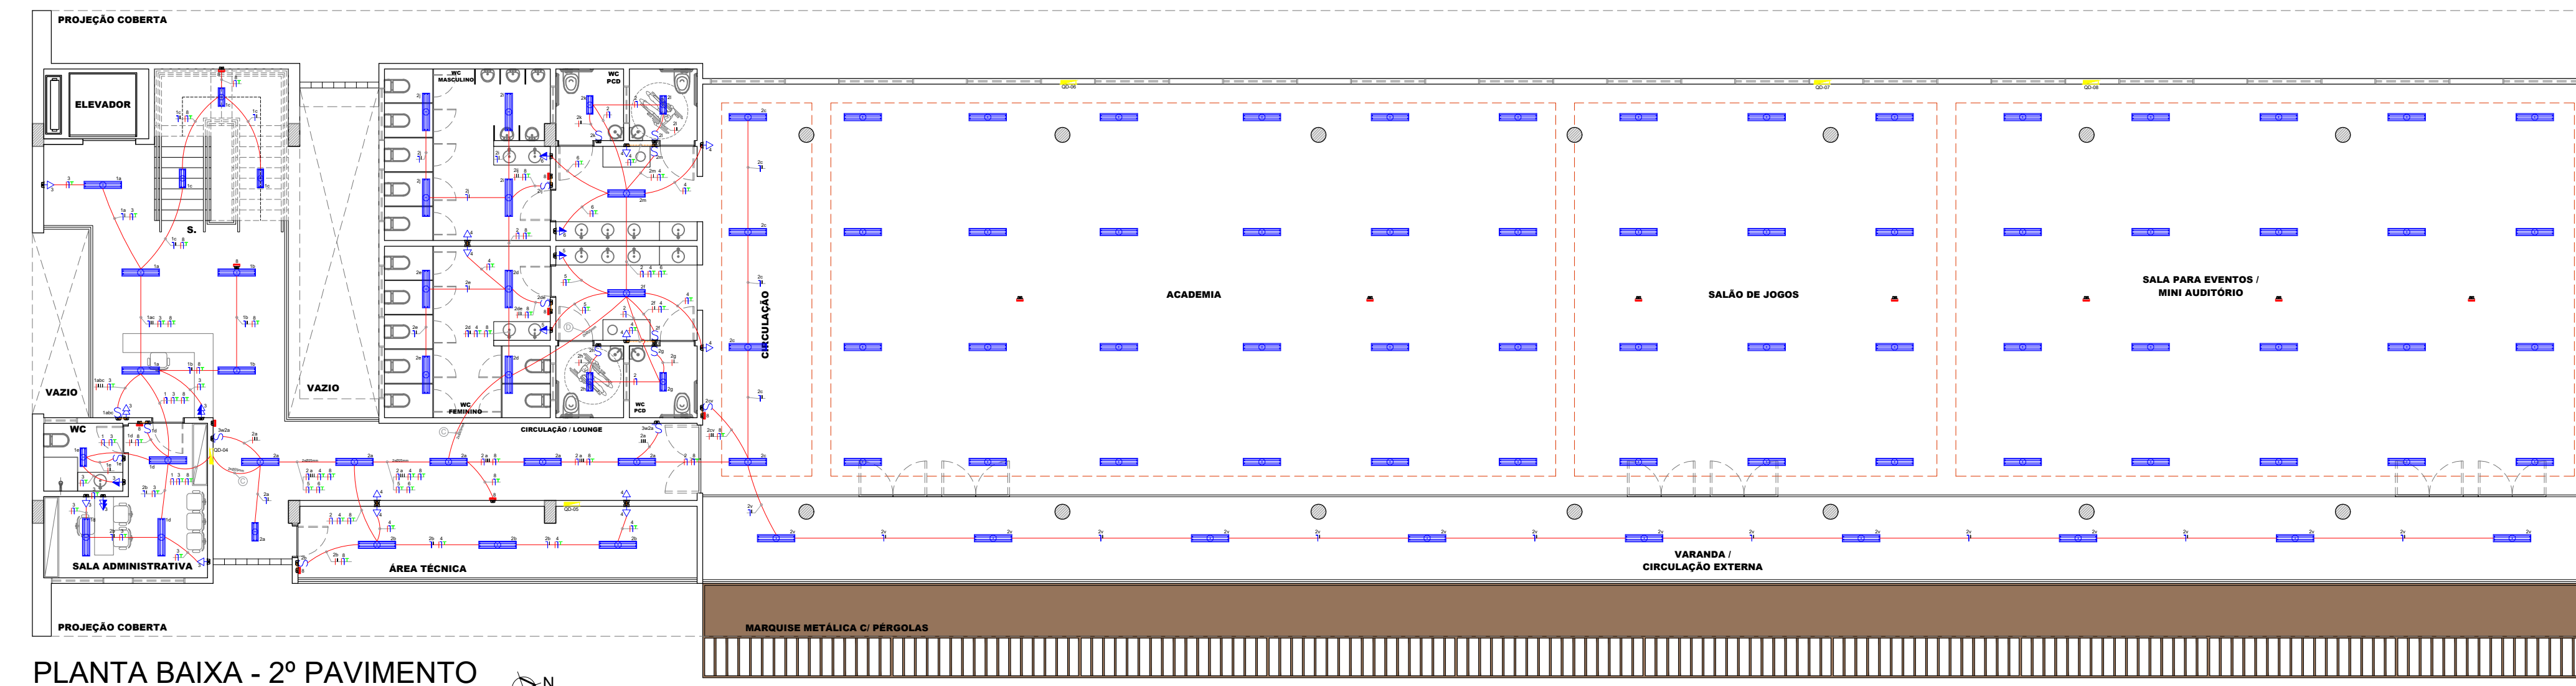









PLANTA BAIXA - 2º PAVIMENTO
ESCALA 1/125

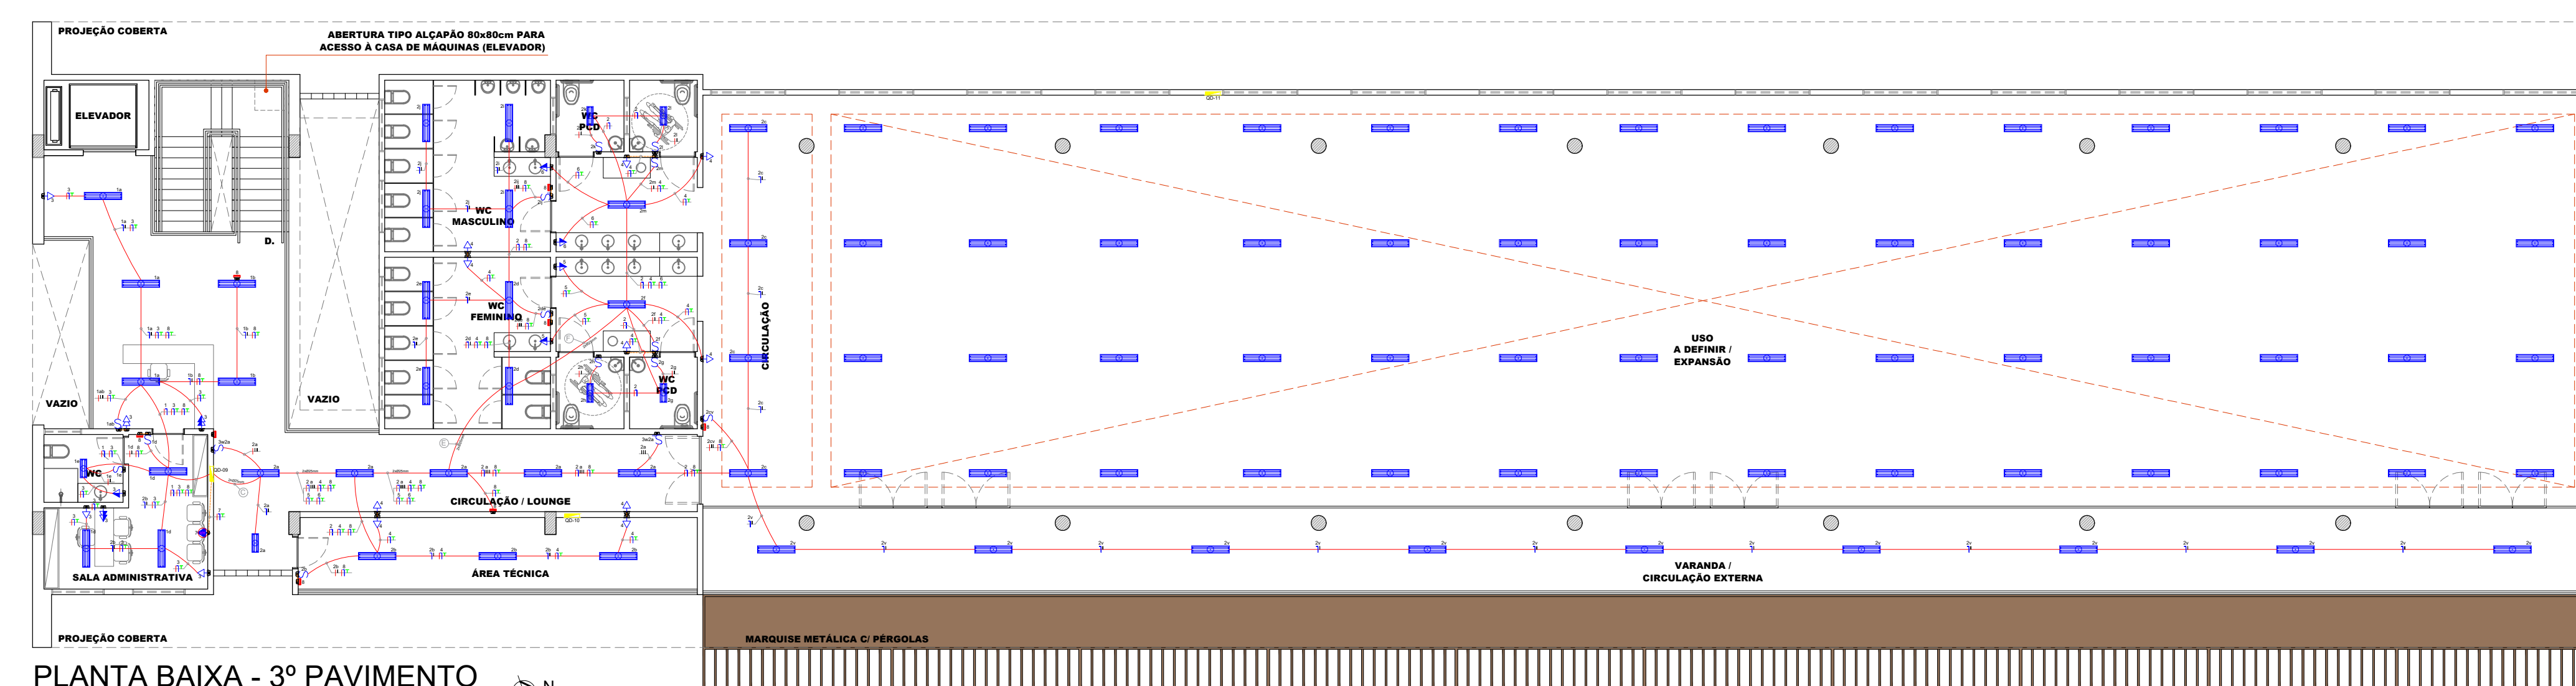

PLANTA BAIXA - 3º PAVIMENTO
ESCALA 1/125

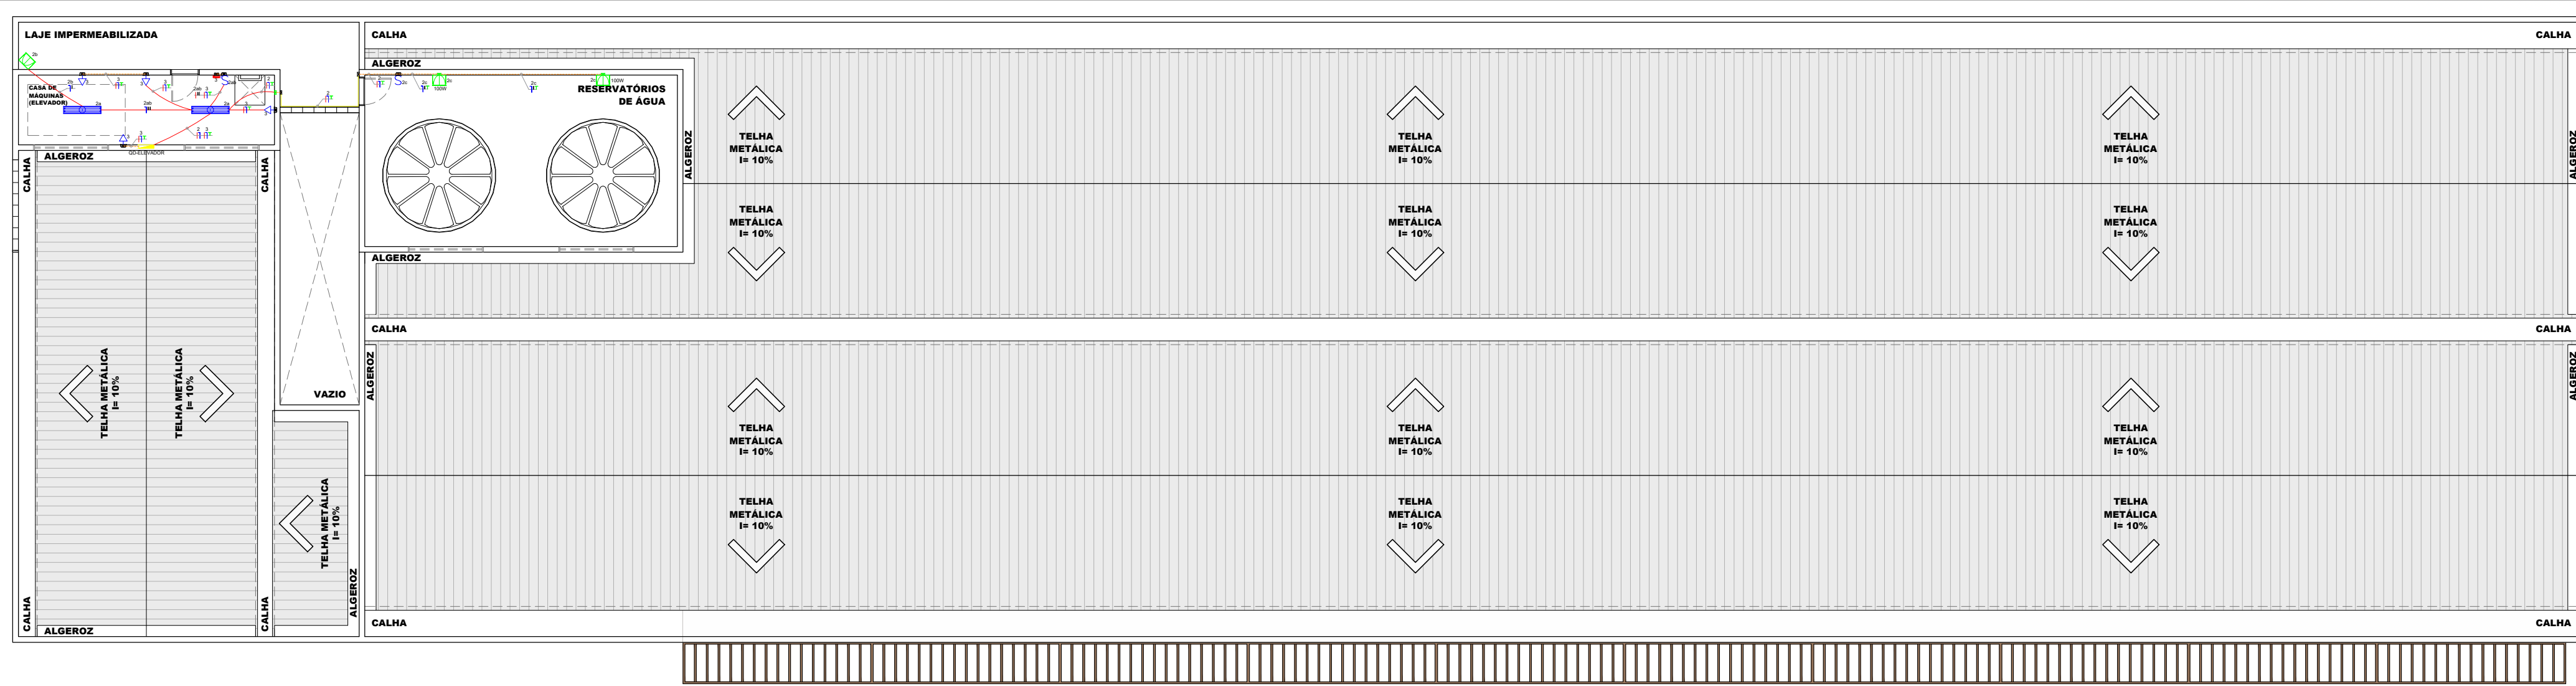

PLANTA DE COBERTA (NÍVEL PAV. ÁREAS TÉCNICAS)
ESCALA 1/125

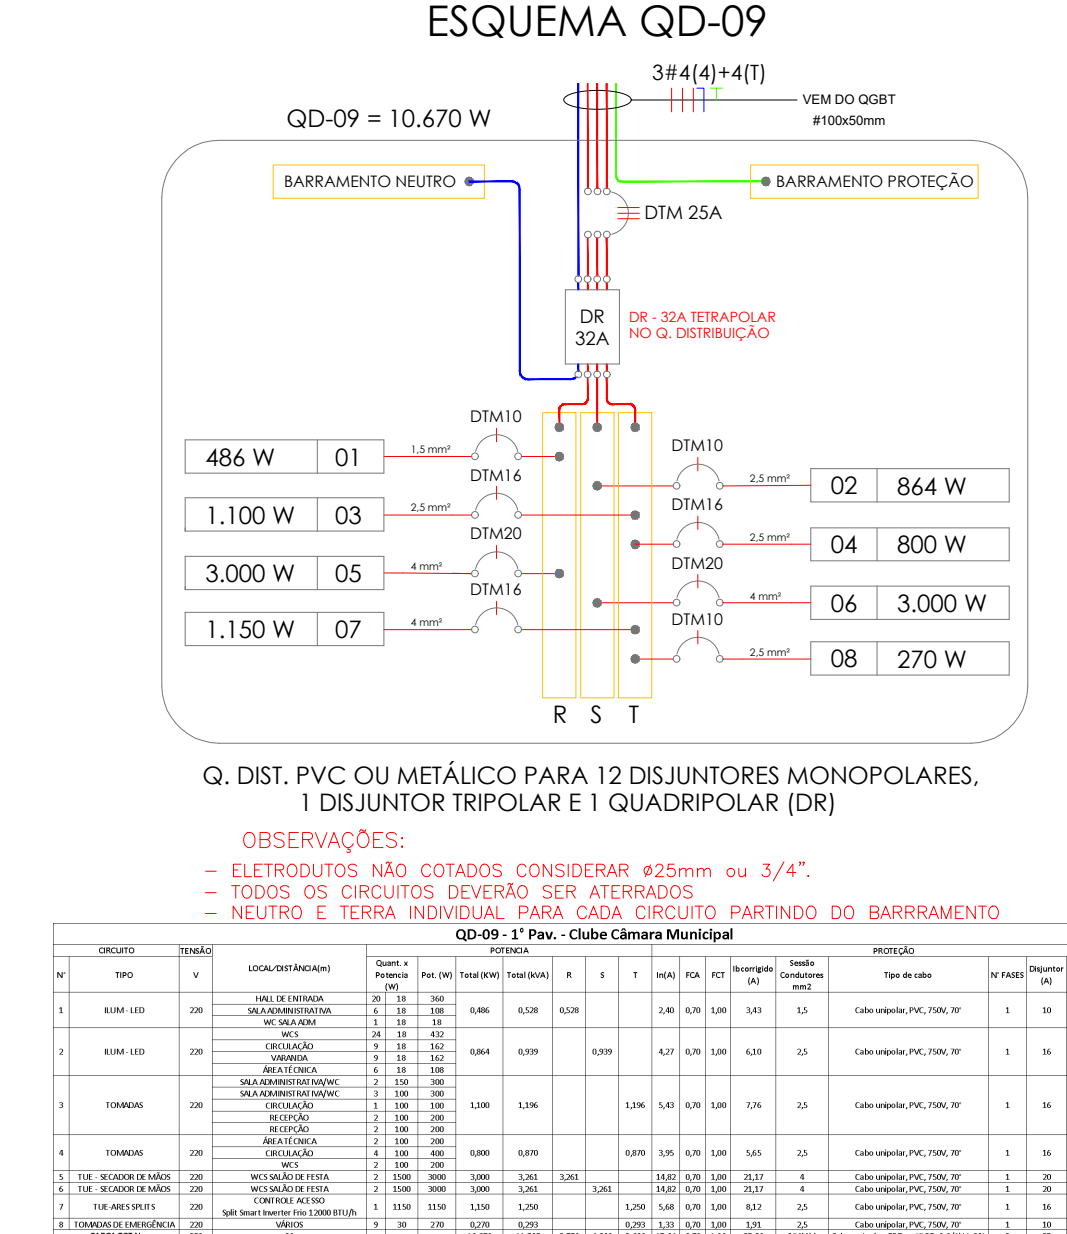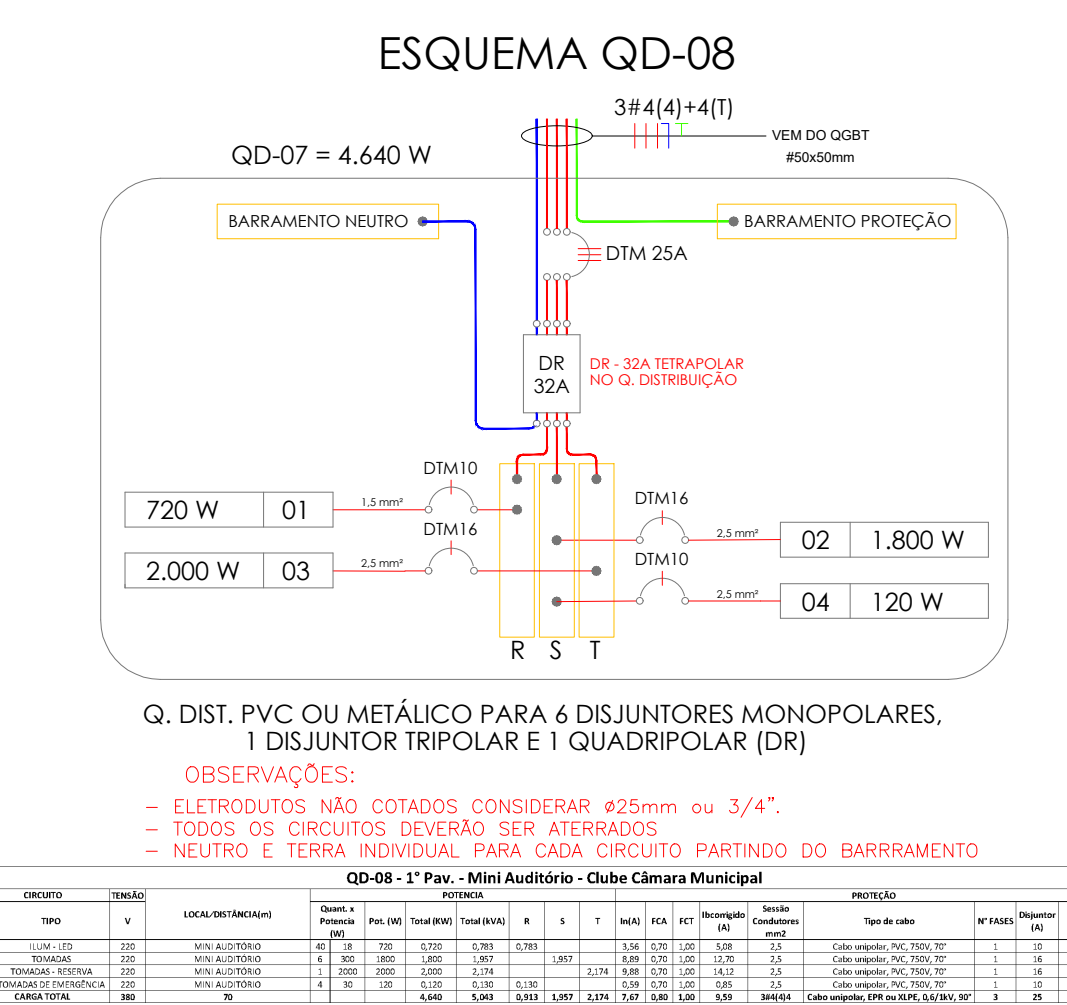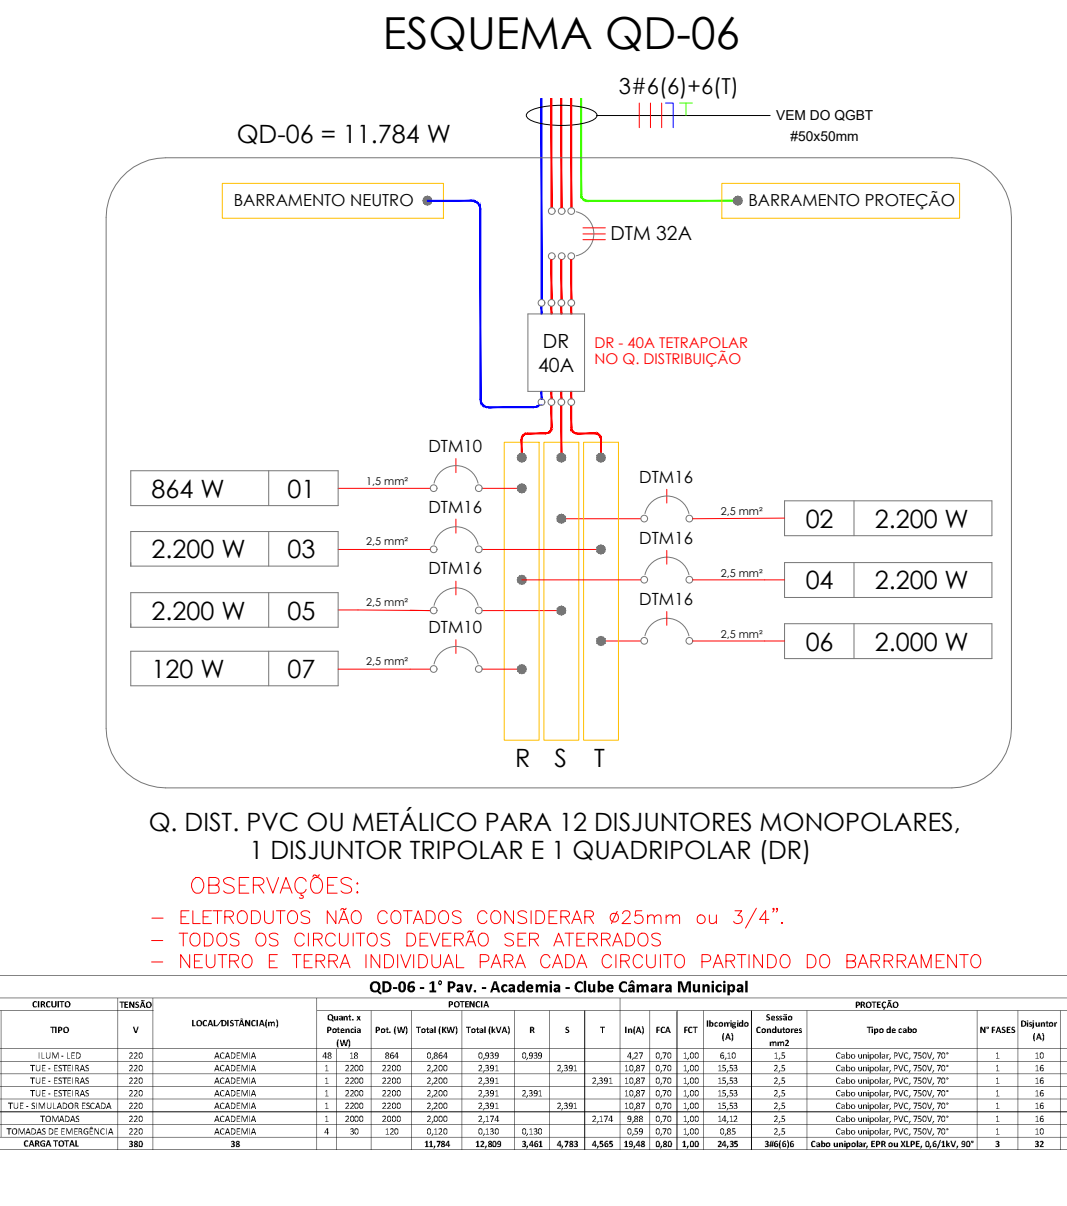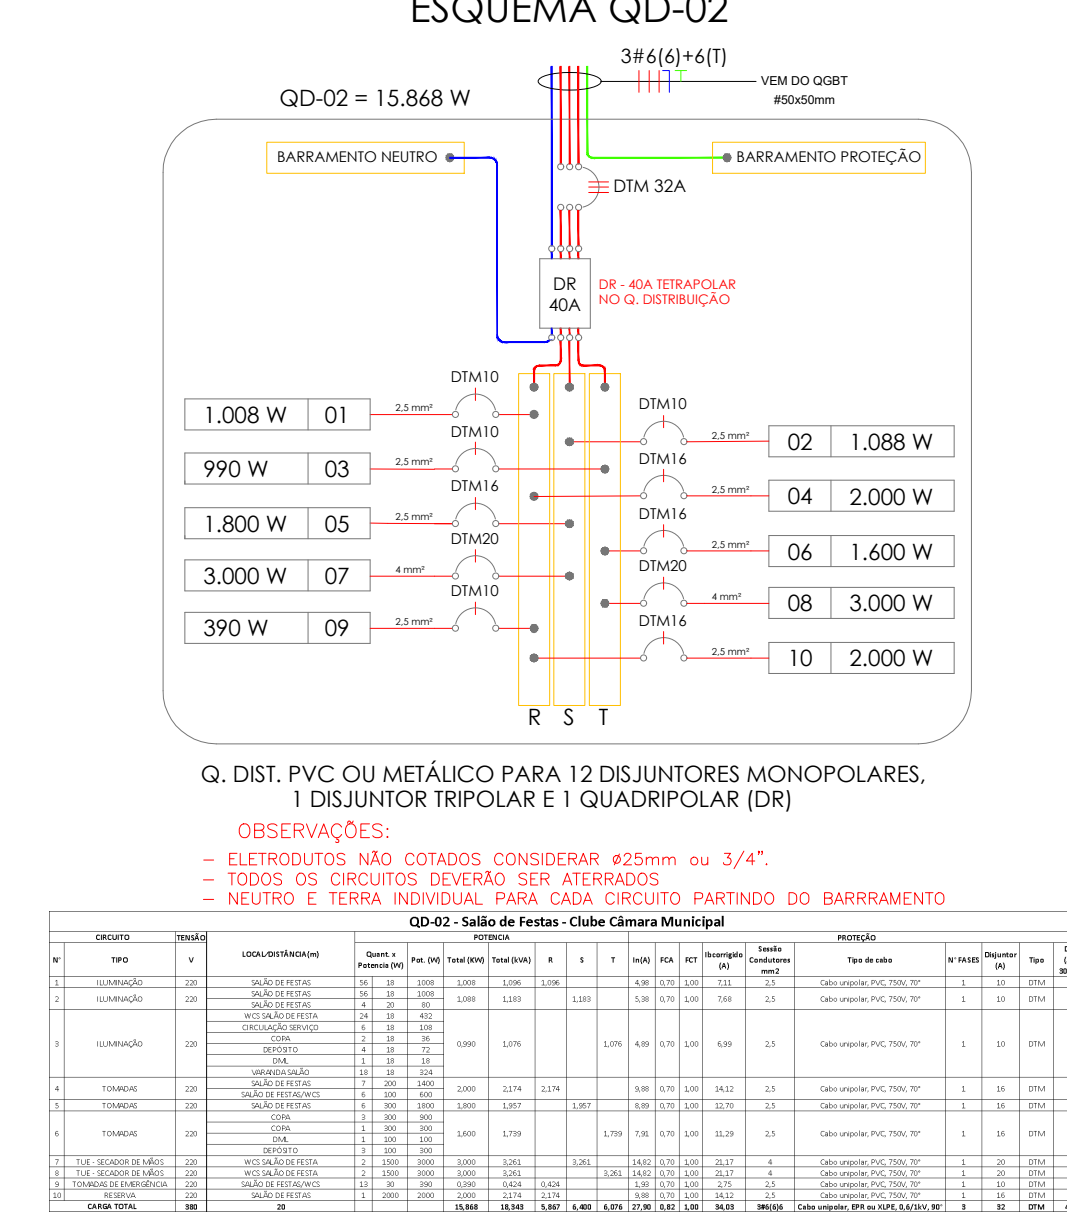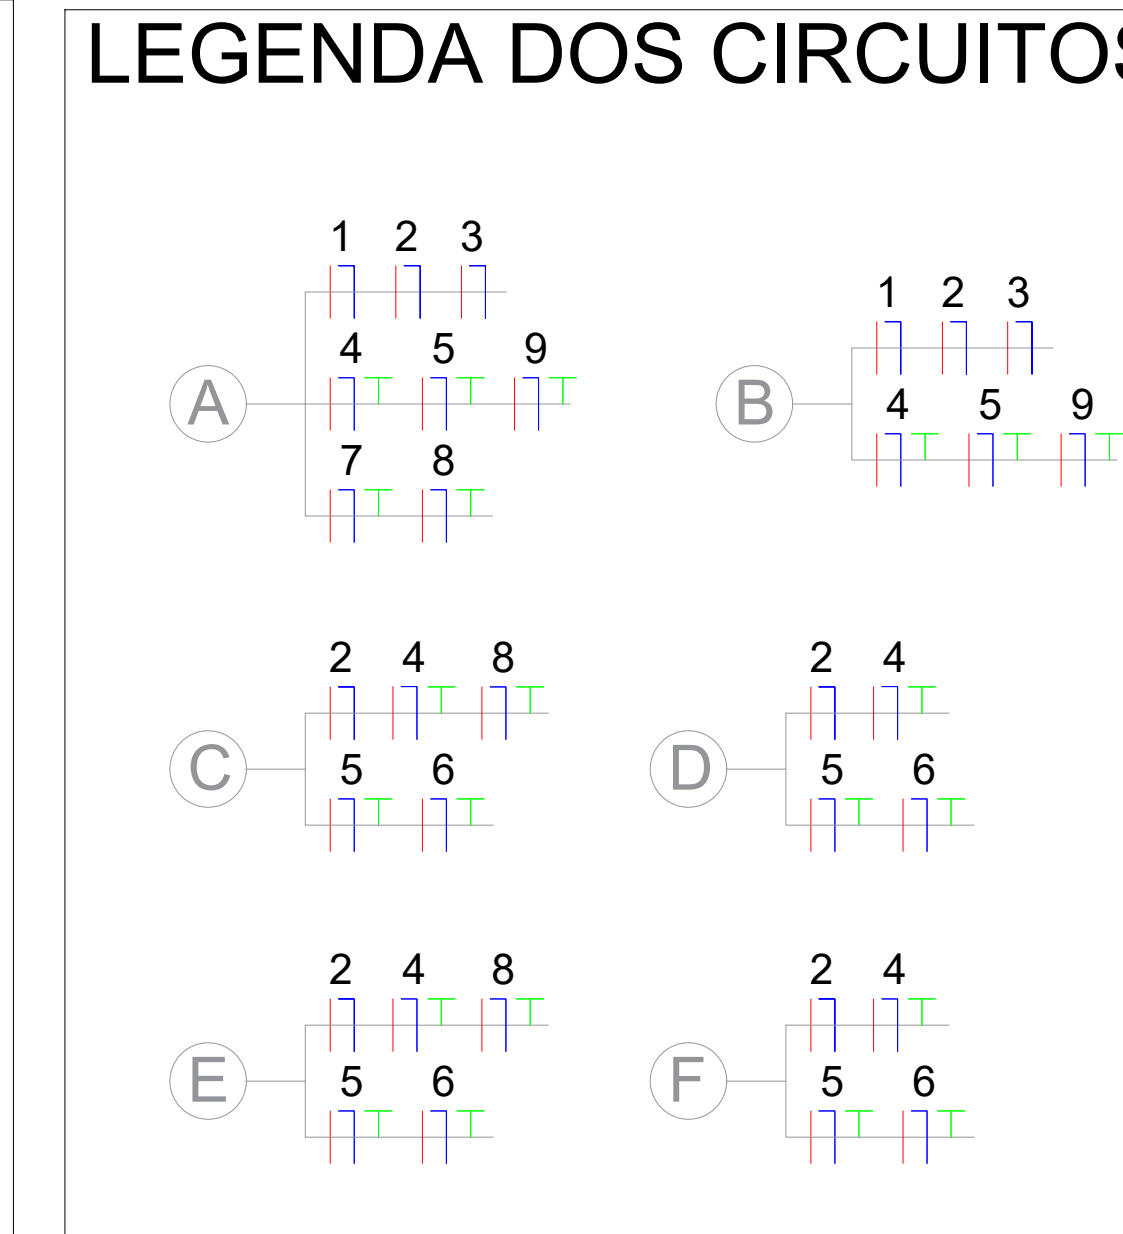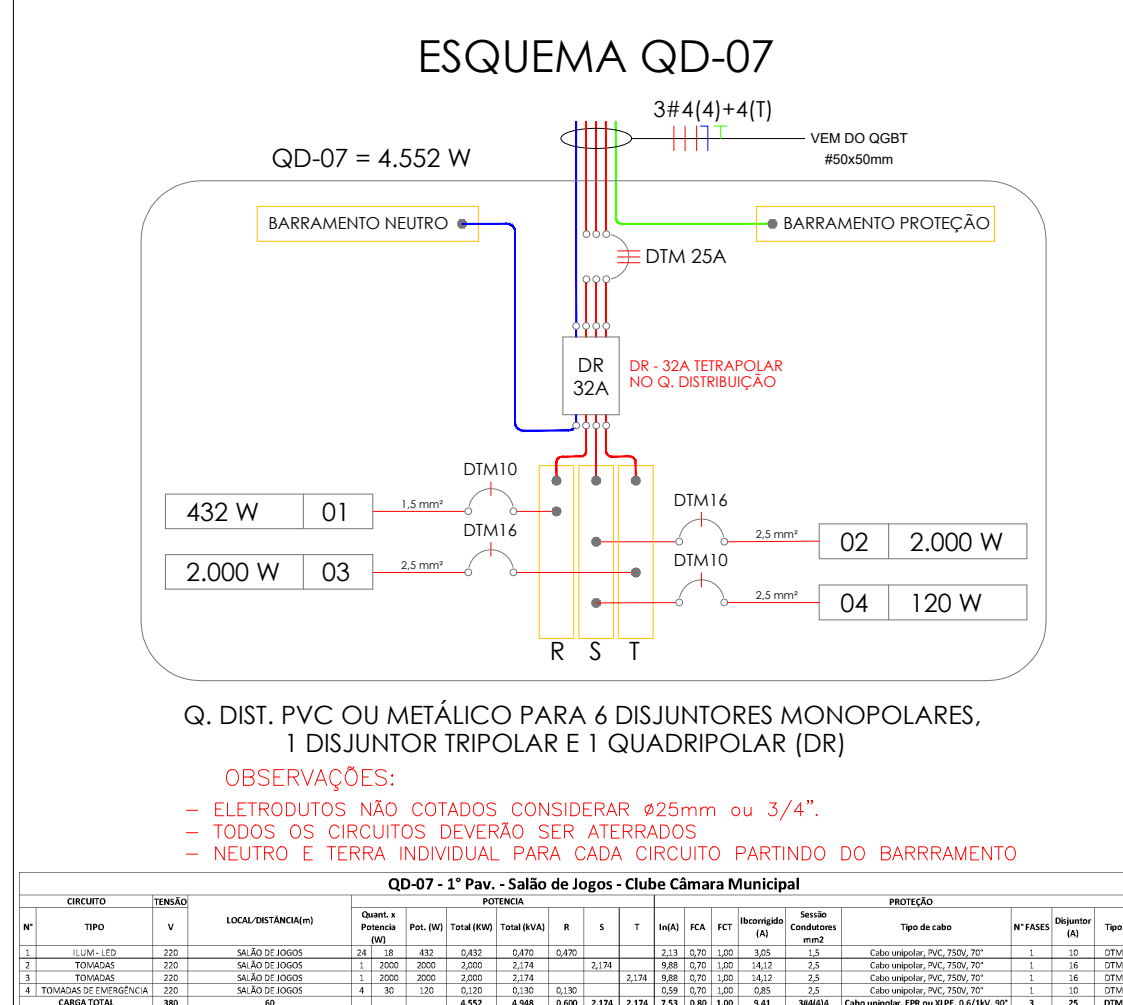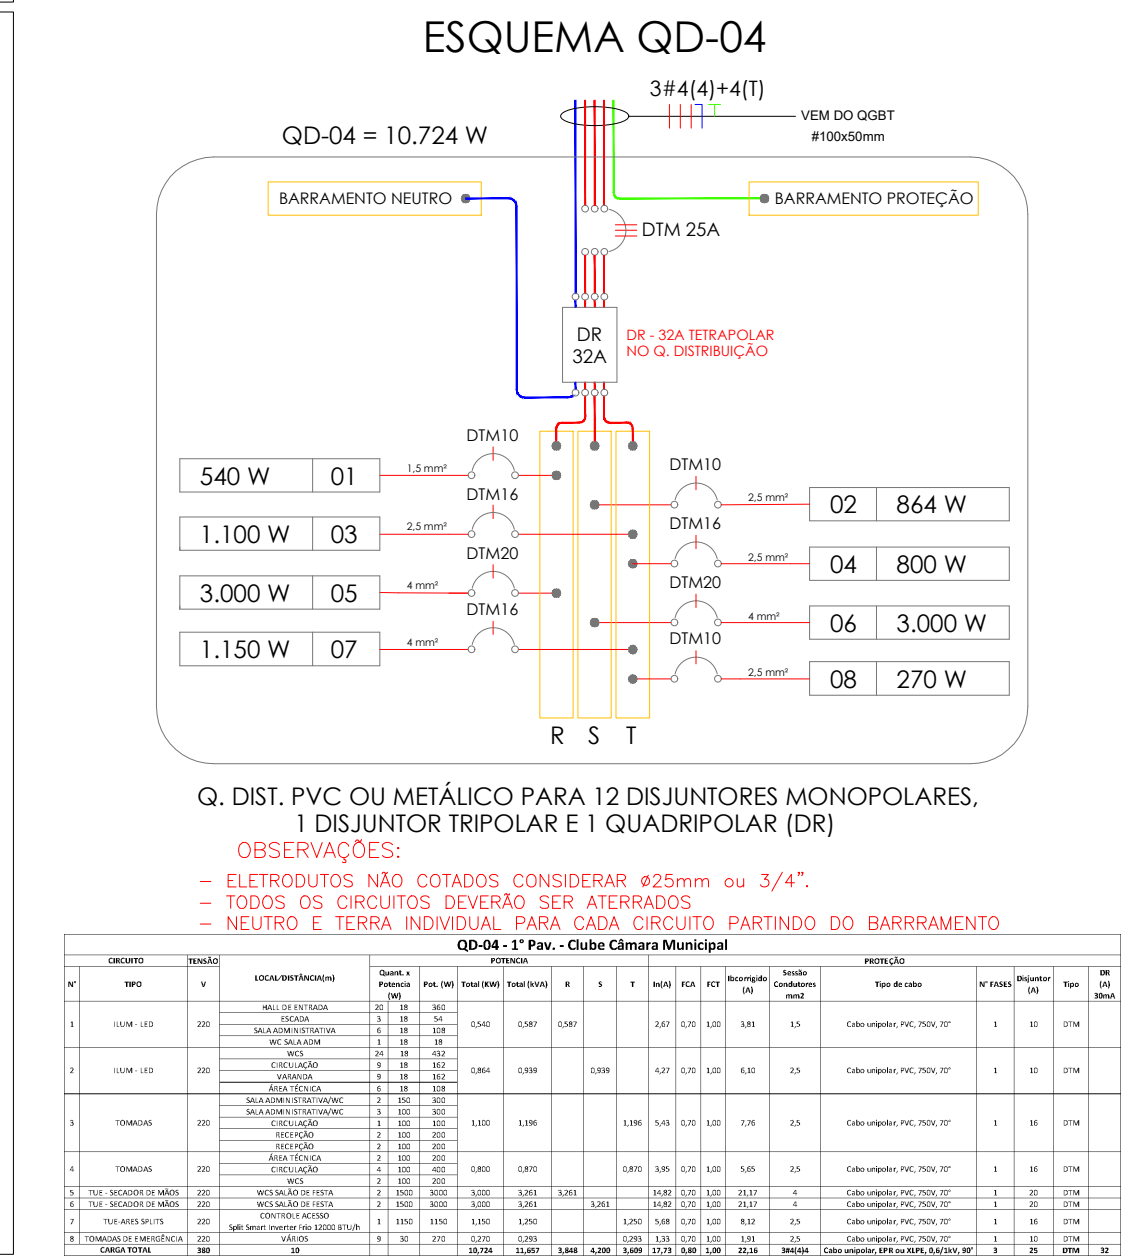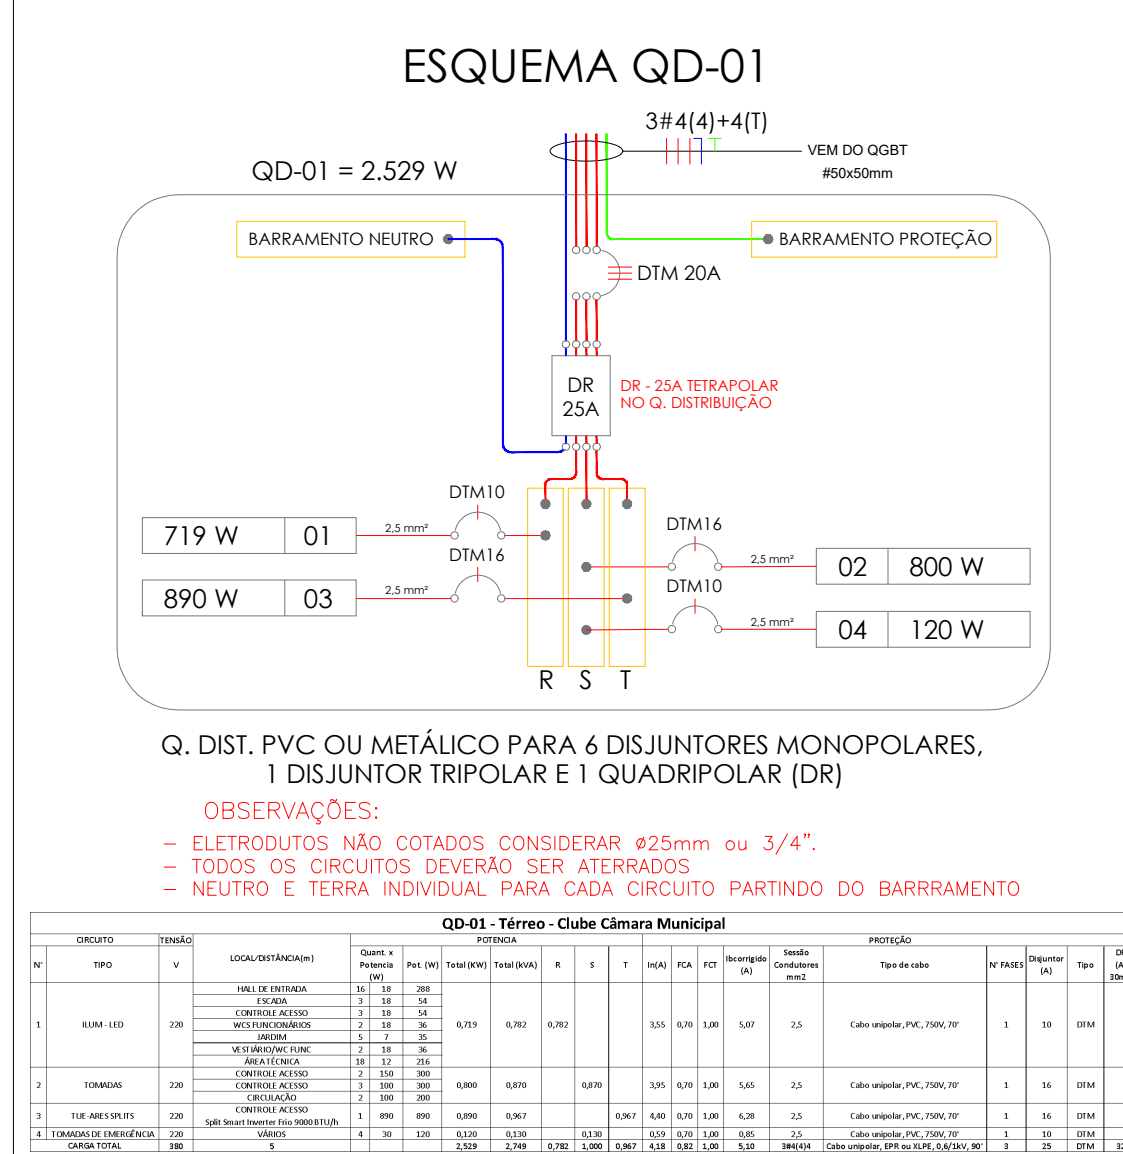

Item			
1.0 Instalações elétricas internas de Iluminação e Tomadas - Edificação Principal			
Item	Discriminação	Und	Quant
1.1	Cabo de cobre flexível isolado, 4 mm², antichama 450/750V, para circuitos terminais-fornecimento e instalação.	m	500
1.2	Cabo de cobre flexível isolado, 2,5mm², antichama 450/750V, para circuitos terminais-fornecimento e instalação.	m	4000
1.3	Cabo de cobre flexível isolado, 1,5mm², antichama 450/750V, para circuitos terminais-fornecimento e instalação.	m	1500
1.4	Caixa Octogonal 4x4", PVC	und	10
1.5	Caixa retangular 4x2", PVC- fornecimento e instalação.	und	220
1.6	Caixa retangular 4x4", PVC- fornecimento e instalação.	und	20
1.7	Caixa de passagem PVC sobrepor 4x4 com tampa - fornecimento e instalação	und	10
1.8	Caixa de passagem 30x30x20 com fundo de brita inclusive tampa -fornecimento e instalação	und	3
1.9	Curva 90º PVC curta rosca, PVC, dn 3/4"- fornecimento e instalação.	und	10
1.10	Curva 90º PVC curta rosca, PVC, dn 1"- fornecimento e instalação.	und	10
1.11	Eletroduto PVC flexível corrugado, cor amarela, de 25mm instalado em parede ou forro	m	2500
1.12	Eletroduto rígido roscável, PVC, dn 3/4"- fornecimento e instalação.	m	50
1.13	Eletroduto rígido roscável, PVC, dn 1" - fornecimento e instalação.	m	150
1.14	Interruptor simples (1 módulo), 10A, 250V, inclusive suporte e placa - fornecimento e instalação.	und	32
1.15	Interruptor simples (2 módulos), 10A, 250V, inclusive suporte e placa - fornecimento e instalação.	und	10
1.16	Interruptor simples (3 módulos), 10A, 250V, inclusive suporte e placa - fornecimento e instalação.	und	5
1.17	Interruptor simples (1 módulo) + tomada, 10A, 250V, inclusive suporte e placa - fornecimento e instalação.	und	3
1.18	Interruptor three way (1 módulo), 10A, 250V, inclusive suporte e placa - fornecimento e instalação	und	8
1.19	Luva PVC rosca, PVC, dn 3/4" - fornecimento e instalação.	und	40
1.20	Luva PVC rosca, PVC, dn 1" - fornecimento e instalação.	und	80
1.21	Tomada de embutir (1 módulo), 2P+T, 10A, inclusive suporte e placa - fornecimento e instalação	und	110
1.22	Tomada de embutir (2 módulos), 2P+T, 10A, inclusive suporte e placa - fornecimento e instalação	und	15
1.23	Tampa cega em PVC 4x4"-fornecimento e instalação	und	20
2.0 Itens de Iluminação - Edificação Principal			
2.1	Luminária tipo calha de sobrepor para lâmpada Tubular Led 2x9W ou 1x18W - com lâmpada - fornecimento e instalação com caixa octogonal 4x4"	und	30
2.2	Luminária tipo calha de sobrepor para lâmpada Tubular Led 2x18W - com lâmpada - fornecimento e instalação com caixa octogonal 4x4"	und	285
2.3	Luminária tipo pendente para lâmpada de led 1x20W - com lâmpada - fornecimento e instalação com caixa octogonal 4x4"	und	4
2.4	Luminária tipo arandela para lâmpada de led 1x12W - com lâmpada - fornecimento e instalação com caixa octogonal 4x4"	und	18
2.5	Luminária tipo espeto para jardim para lâmpada de led 1x7W - com lâmpada - fornecimento e instalação com caixa octogonal 4x4"	und	5
2.6	Refletor LED 100W de potência - Fornecimento e instalação.	und	3
2.7	Luminária de emergência 30 LEDS - fornecimento e instalado.	und	45

LEGENDA	
	-X-a INTERRUPTOR DE UMA SEÇÃO COM ESPELHO E CAIXA 4X2
	-X-ab INTERRUPTOR DE DUAS SEÇÕES COM ESPELHO E CAIXA 4X2
	-X-abc INTERRUPTOR DE TRÊS SEÇÕES COM ESPELHO E CAIXA 4X2
	3w-X-a INTERRUPTOR THREE-WAY COM ESPELHO E CAIXA 4X2
	4w-X-a INTERRUPTOR FOUR-WAY COM ESPELHO E CAIXA 4X2
	-X-a REFLETOR PRISMÁTICO DE LED
	1x20W -X-a LUMINÁRIA PENDENTE COM LÂMPADA DE 20W
	1x7W -X-a LUMINÁRIA ESPETO DE JARDIM LED COM LÂMPADA DE 7W
	1x12W -X-a LUMINÁRIA TIPO ARANDELA LED COM LÂMPADA DE ATÉ 12W
	-X-a LUMINÁRIA DE EMBUTIR COM CORPO EM CHAPA DE AÇO FORJADA E PINTADA ELETROSTATICAMENTE. REFLETOR E ALETAS PARABÓLICAS EM ALUMÍNIO ANODIZADO DE ALTA PUREZA E REFLETÂNCIA PARA 2 LÂMPADAS TUBULARES LED DE 18W
	-X-a LUMINÁRIA DE EMBUTIR COM CORPO EM CHAPA DE AÇO FORJADA E PINTADA ELETROSTATICAMENTE. REFLETOR E ALETAS PARABÓLICAS EM ALUMÍNIO ANODIZADO DE ALTA PUREZA E REFLETÂNCIA PARA 2 LÂMPADAS TUBULARES LED DE 18W
	-X-a TOMADA BAIXA 2P+T 10A, 220V, PADRÃO BRASILEIRO NBR 14136 H=1,20M EM CAIXA 4X2 EM EMBUTIR E EM CONDULETE PARA SOBREPOR
	-X-a TOMADA MÉDIA 2P+T 10A, 220V, PADRÃO BRASILEIRO NBR 14136 H=1,20M EM CAIXA 4X2 EM EMBUTIR E EM CONDULETE PARA SOBREPOR
	-X-a TOMADA ALTA 2P+T 10A, 220V, PADRÃO BRASILEIRO NBR 14136 H=2,00M EM CAIXA 4X2 EM EMBUTIR E EM CONDULETE PARA SOBREPOR
	-X-a TOMADA DUPLA MÉDIA 2P+T 10A, 220V, PADRÃO BRASILEIRO NBR 14136 H=1,20M EM CAIXA 4X2 EM EMBUTIR E EM CONDULETE PARA SOBREPOR
	-X-a TOMADA DUPLA BAIXA 2P+T 10A, 220V, PADRÃO BRASILEIRO NBR 14136 H=1,20M EM CAIXA 4X2 EM EMBUTIR E EM CONDULETE PARA SOBREPOR
	-X-a INTERRUPTOR SIMPLES COM ESPELHO 2X4 COM TOMADA MÉDIA 2P+T 10A, 220V, PINO CILÍNDRICO 2,5 MM, PADRÃO BRASILEIRO NBR 14136 H=1,20M EM CAIXA 4X2
	-X-a TOMADA EM CONDULETE PARA ALIMENTAÇÃO DO BLOCO AUTÔNOMO DE EMERGÊNCIA NO TETO OU NA PAREDE (H=2,00M)
	ELETRODUTO OU TUBO PVC QUE DESCE NA PAREDE
	ELETRODUTO OU TUBO PVC QUE SOBE NA PAREDE
	CONDUTORES FASE, NEUTRO, RETORNO E TERRA
	ELETRODUTO FLEX/CORRUGADO/RÍGIDO NO ENTREFORRO/TETO
	ELETRODUTO FLEX/EMBITUDO NA PAREDE
	ELETRODUTO RÍGIDO/CANAFLEX/GALVANIZADO SOB PISO
	ELETRODUTO PVC RÍGIDO APARENTE
	ELETROCALHA EM CHAPA DE AÇO GALVANIZADO, PERFURADA, TIPO "U", SEM TAMPA, ENGASTADA NA PAREDE OU NA LAJE.
	QUADRO GERAL DE LUZ E FORÇA
	CAIXA DE PASSAGEM RETANGULAR 4x4 DE SOBREPOR
	CAIXA DE PASSAGEM RETANGULAR 4x4"
	CAIXA DE PASSAGEM OCTOGONAL 4x4" EMBUTIDA



		PREFEITURA MUNICIPAL DE JOÃO PESSOA	
SECRETARIA DE INFRAESTRUTURA		SEINFRA / AEPROJ / DIOB	
RESPONSÁVEL	VICTOR JOSÉ DIAS REGINATO	QUADRA	078
PROPRIETÁRIO	PREFEITURA MUNICIPAL DE JOÃO PESSOA - PMJP	SETOR	08
PROJETO	SECRETARIA DE INFRAESTRUTURA - SEINFRA	DATA: ABRIL/2024	
EQUIPE TÉCNICA		TERCEIRA MANO: JOÃO VILAS BOAS	
DESENHOS		TERCEIRA MANO: JOÃO VILAS BOAS	
PROJETO ELÉTRICO DE BAIXA TENSÃO DA EDIFICAÇÃO PRINCIPAL		TERCEIRA MANO: JOÃO VILAS BOAS	
ESQUEMA DOS QUADROS DE ILUMINAÇÃO E TOMADAS (FORÇA) DA EDIFICAÇÃO		TERCEIRA MANO: JOÃO VILAS BOAS	
LISTA DE MATERIAIS DA EDIFICAÇÃO PRINCIPAL		TERCEIRA MANO: JOÃO VILAS BOAS	
ESCALA		TERCEIRA MANO: JOÃO VILAS BOAS	
Indicada nas plantas		TERCEIRA MANO: JOÃO VILAS BOAS	
PROJETO ELÉTRICO		TERCEIRA MANO: JOÃO VILAS BOAS	
CLUBE DA CÂMARA MUNICIPAL		TERCEIRA MANO: JOÃO VILAS BOAS	
END.: RUA BANCIÁRIO WALDEMAR DE MESQUITA ACCIOLY, S/N,		TERCEIRA MANO: JOÃO VILAS BOAS	
BANCIÁRIOS, CEP 58051-420		TERCEIRA MANO: JOÃO VILAS BOAS	