



1 ESQUEMA VERTICAL DE ESGOTO
ESCALA 1 : 100

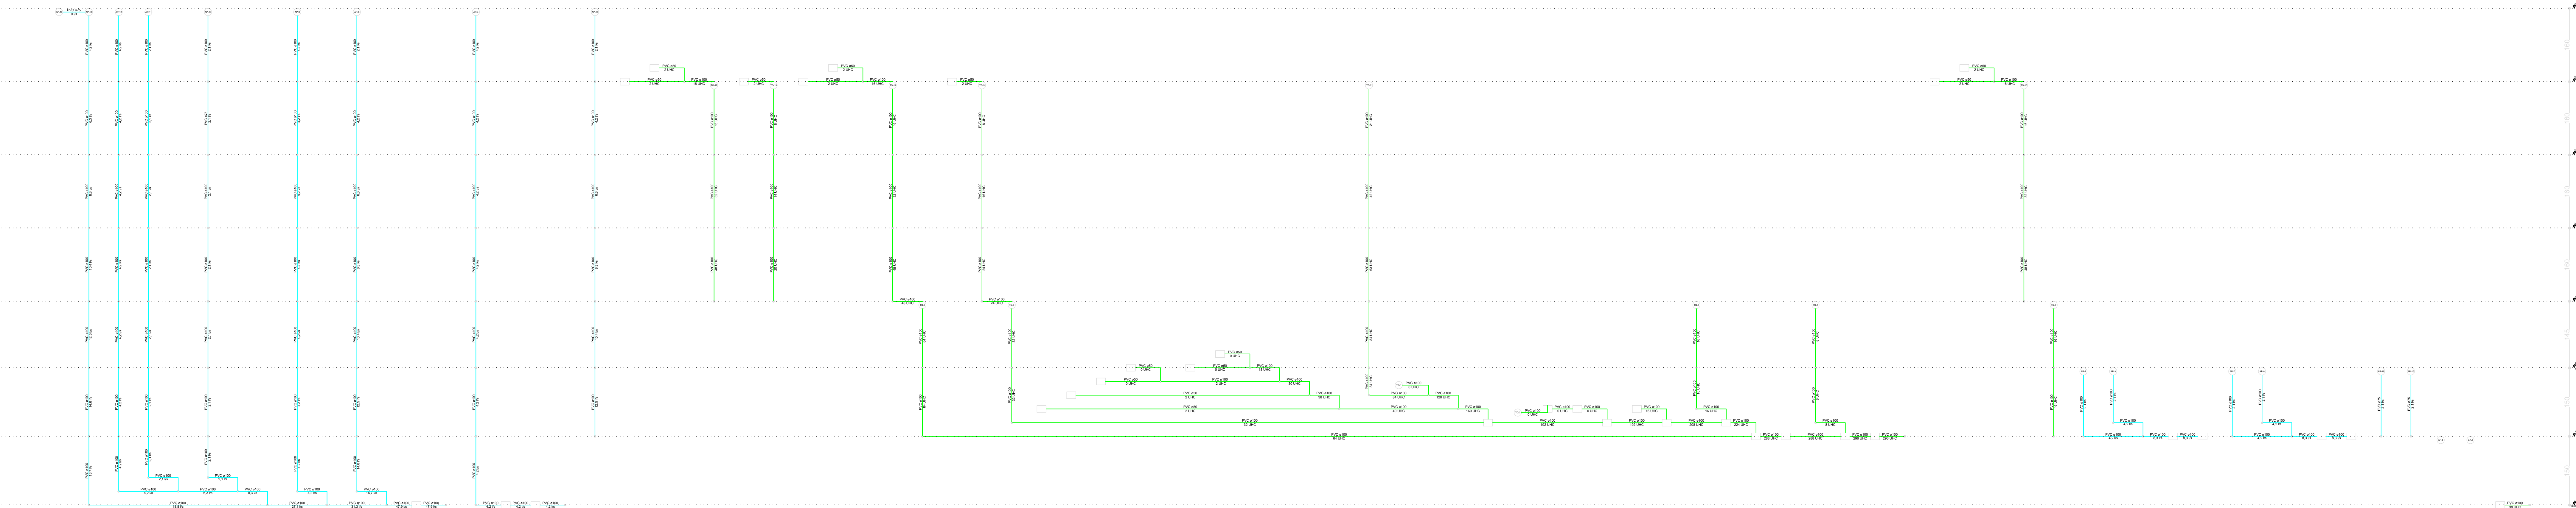

Esquema vertical de esgoto
Escala 1:100

2 ISOMÉTRICA GERAL
ESCALA 1 : 100

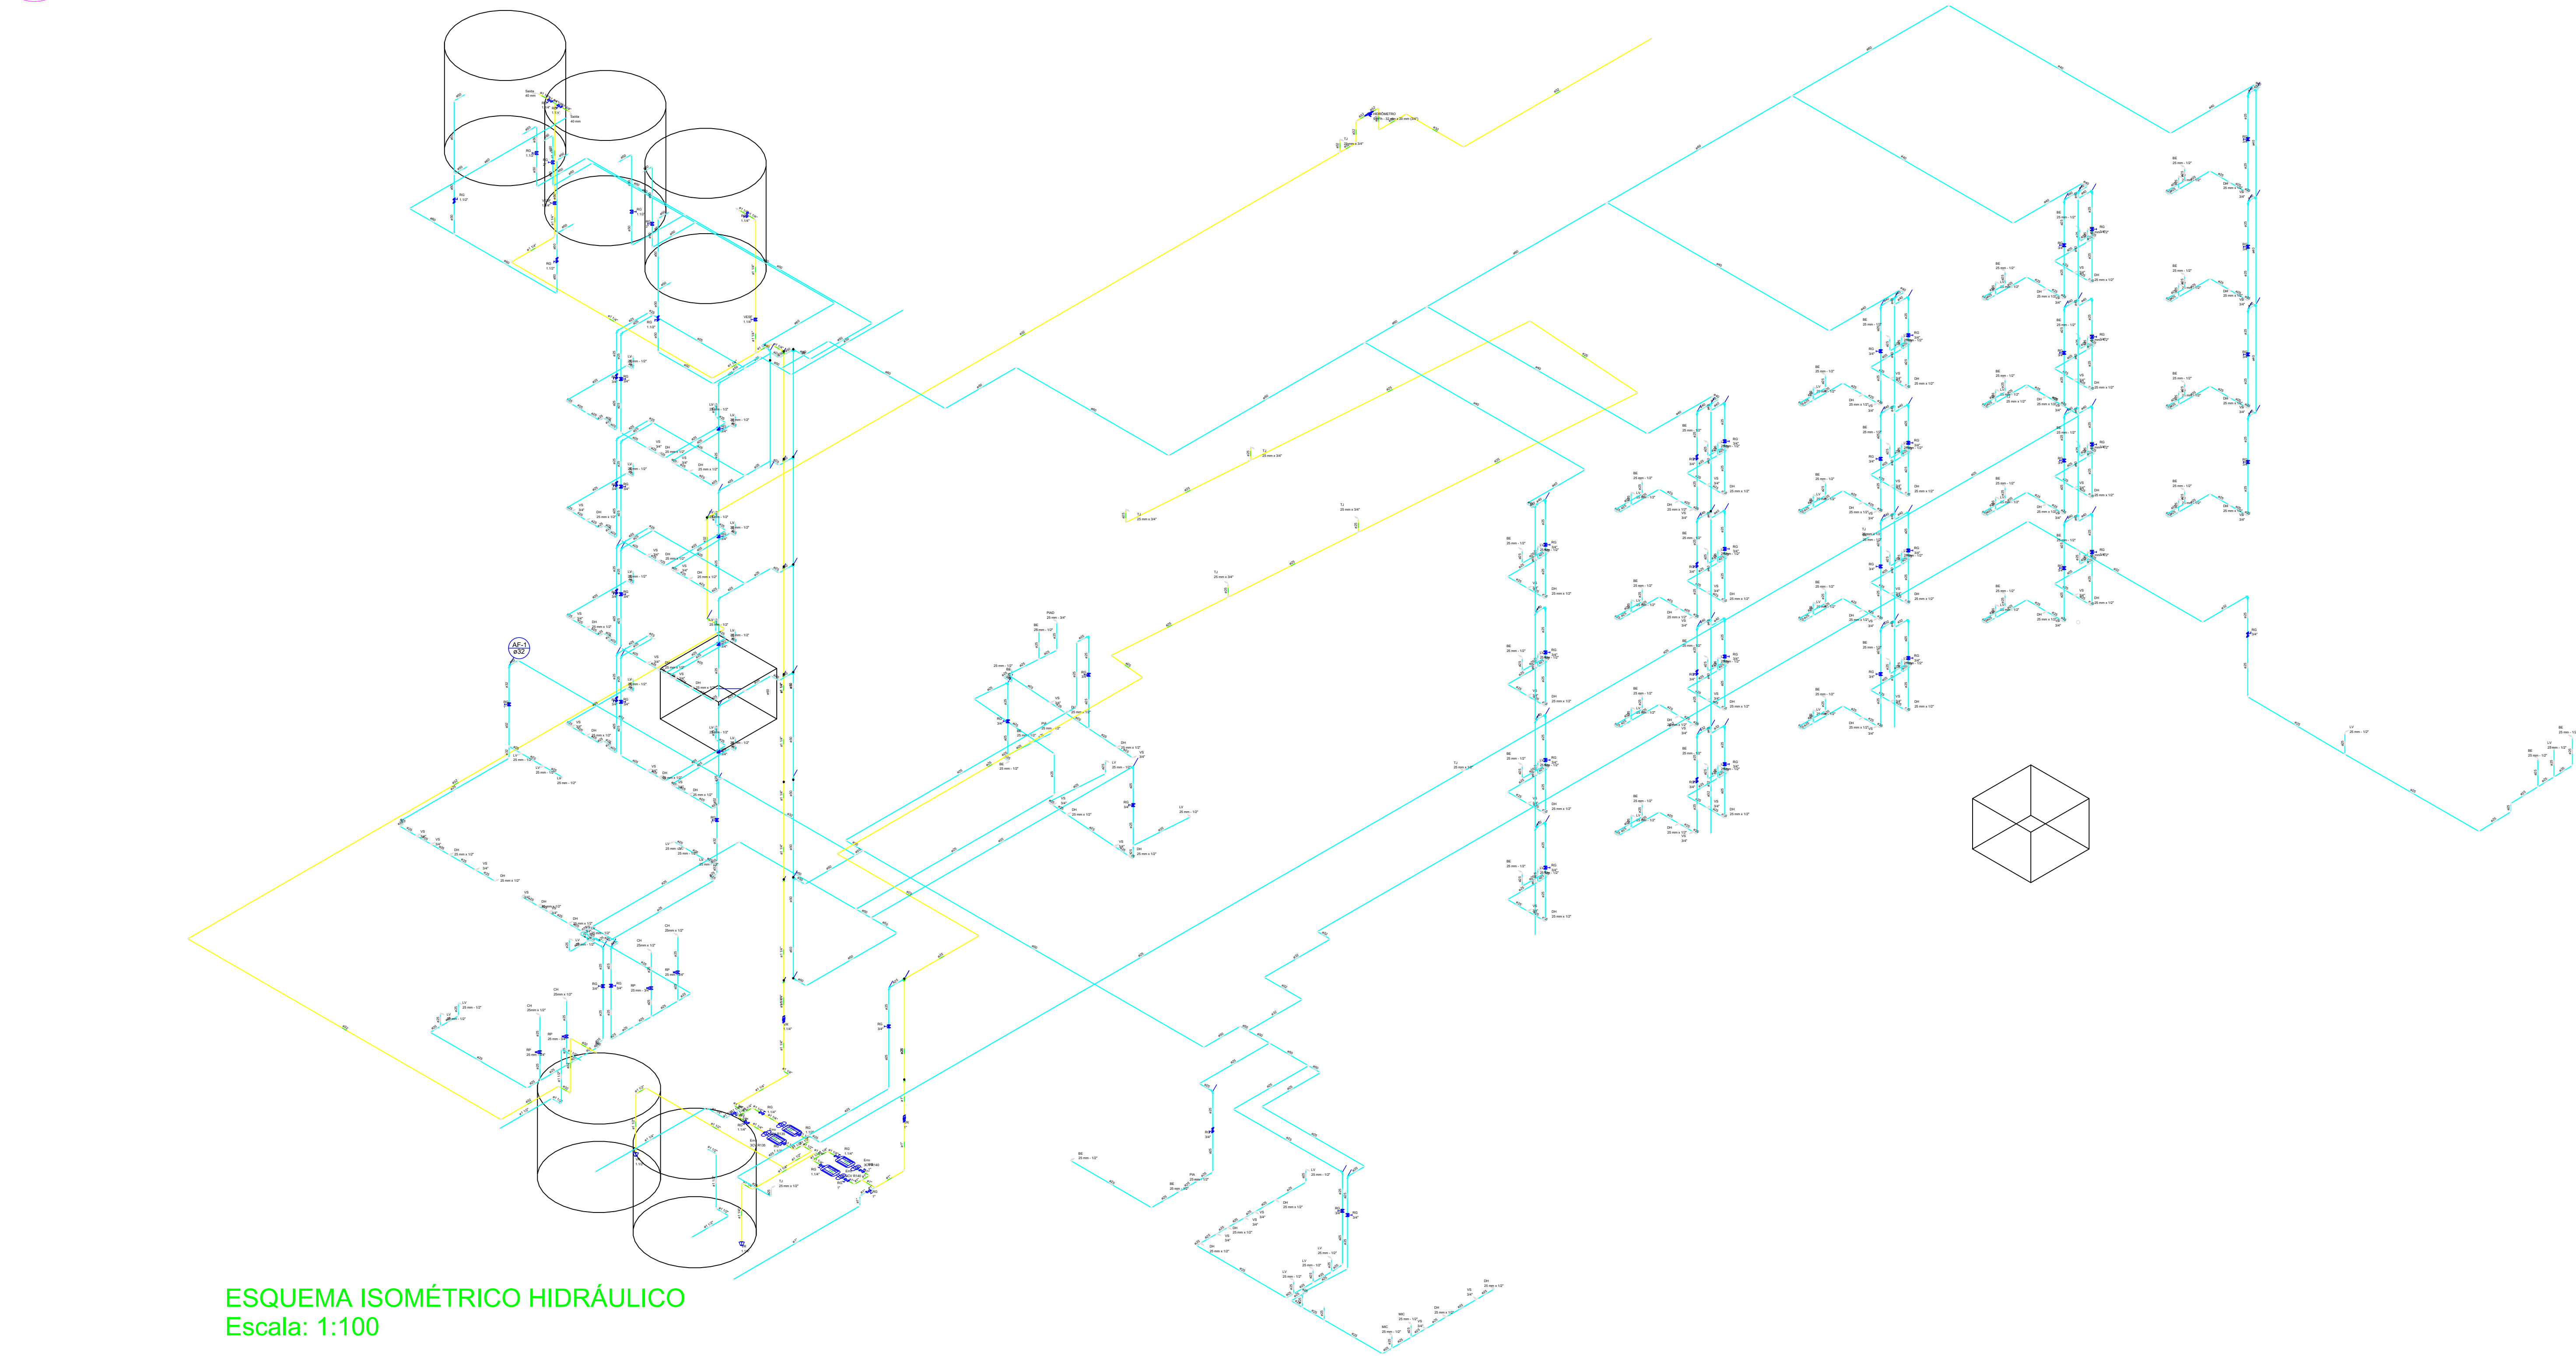

ESQUEMA ISOMÉTRICO HIDRÁULICO
Escala: 1:100

3 LOCALIZAÇÃO
ESCALA 1 : 1000



OBSERVAÇÃO E APRESENTAÇÃO DO PROJETO HIDROSSANITÁRIO, PLUVIAL, COM REUSO E RESERVAÇÃO PARA JARDIM.)
1-APRESENTAÇÃO DE PLANTA BAIXA - COM LOCAÇÃO E NOMENCLATURA DE DETALHES
2-S (DETALHE SANITÁRIO)
3-H (DETALHE HIDRÁULICO-ISOMÉTRICO)
4-A PLANTA BAIXA APENAS PARA VISÃO GERAL DE PROJETO
5-PODE APARENTAR QUE HÁ CRUZAMENTO DE TUBULAÇÕES, MAS NÃO HÁ
6-A EXECUÇÃO DO PROJETO SANITÁRIO-DEVERÁ SER FEITA COM OS DETALHES "S"
SANITÁRIOS E NÃO PELA PLANTA BAIXA APENAS
7-A EXECUÇÃO DO PROJETO HIDRÁULICO DEVERÁ SER FEITO COM OS DETALHES
HIDRÁULICOS "H" ISOMÉTRICOS
8-A EXECUÇÃO DO PROJETO DE REUSO E ARMAZENAMENTO DA ÁGUA PLUVIAL ESTÁ
CONTIDO NO DETALHE SANITÁRIO E A RESERVAÇÃO ESTÁ EM 01 CÂMARA DO
RESERVATÓRIO INFERIORES
9-PAVIMENTOS E ORGANIZAÇÃO DE PLANTAS DESTA PROJETO
-PLANTA BAIXA
-PLANTA SANITÁRIA(S) DETALHES SANITÁRIOS
-PLANTAS HIDRÁULICAS (H) DETALHES ISOMÉTRICOS



PROJETISTA: ENG° CIVIL THIAGO JOSÉ MOUTSINHO DO RÊGO-CREA 16027556-04
EMPRESA: 2M CONSTRUÇÕES E SERVIÇOS LTDA-CNPJ 22.239.160/0001-69

FOLHA
P1
/17
PROJETO: CÂMARA MUNICIPAL DE JOÃO PESSOA
LOCAL: RUA DAS TRINHEIRAS, QD 18, LOTE 396, CENTRO, JOÃO PESSOA/PB
PROPRIETÁRIO: CÂMARA MUNICIPAL DE JOÃO PESSOA

	DATA:	RESPONSÁVEL TÉCNICO:	VERSÃO
DESENHO	08/06/2023	ENG° CIVIL THIAGO J. MOUTSINHO	01
	INSCRIÇÃO:	RESPONSÁVEL TÉCNICO:	
	CREA	16027556-04	ENG° CIVIL THIAGO J. MOUTSINHO DO RÊGO

PROJETO HIDROSSANITÁRIO

N°	DESENHOS:	ESCALA:	ESPECIFICAÇÕES TÉCNICAS:
1	ESQUEMA VERTICAL DE ESGOTO	1/100	
2	ISOMÉTRICA GERAL	1/50	
3	LOCALIZAÇÃO	1/1000	
4			
5			
6			

NORMAS TÉCNICAS:
NBR 8400 - SANEAMENTO BÁSICO E CORRELADOS
CDB: É PROIBIDO NA FORMA DA LEI Nº 5988 ARTIGO 184
DO CASO PENAL, A REPRODUÇÃO TOTAL OU PARCIAL,
DESTE PROJETO, SEM CONSENTIMENTO E A
TERCEIROS SEM A PREVIA AUTORIZAÇÃO DO ARQUITETO.